

**Zur Sitzung des Beirates der unteren Landschaftsbehörde am 21.03.2013****TOP 7****Vorhaben: Bau eines Schmutzwasserkanals in der Holthäuser Heide****Beschlussvorschlag:**

Dem vorliegenden Antrag auf Befreiung der WSW wird zugestimmt.

**Erläuterung:**

Im Zuge der Anlage einer neuen Abraumhalde für die Firma Iseke GmbH & Co. KG und der damit verbundenen Verlegung der Straßen Holthäuser Heide bzw. Am Sandfeld wird die WSW Energie & Wasser AG in der Ortslage Holthäuser Heide einen neuen S-Kanal DN 250 aus Steinzeug in der zukünftigen Straßentrasse verlegen und dadurch die Ortslage an eine zeitgemäße Schmutzwasserentwässerung und -reinigung an die Kläranlage Schöller anschließen. Die für den S-Kanal projektierte Trasse ist im Planfeststellungsverfahren für die Abraumhalde bereits als Straßenfläche ausgewiesen worden.

Diese ersetzt die durch die Anlage der Abraumhalde entfallende Straße „Am Sandfeld“. Der S-Kanal wird auf einer Länge von 250 m durch Grünland und auf 80 m Länge durch Ackerland verlegt. Die Trassenbreite beträgt 6 m. Zusätzlich ist für die Baustelleneinrichtung eine Fläche von 600 m<sup>2</sup> im Bereich des Ackerlandes vorgesehen.

**Lageplan:**


Übersichtsplan M 1:5.000

Lagepläne M 1:2.500 und M 1:1000


**Bearbeiter/in**

Obenlüneschloß



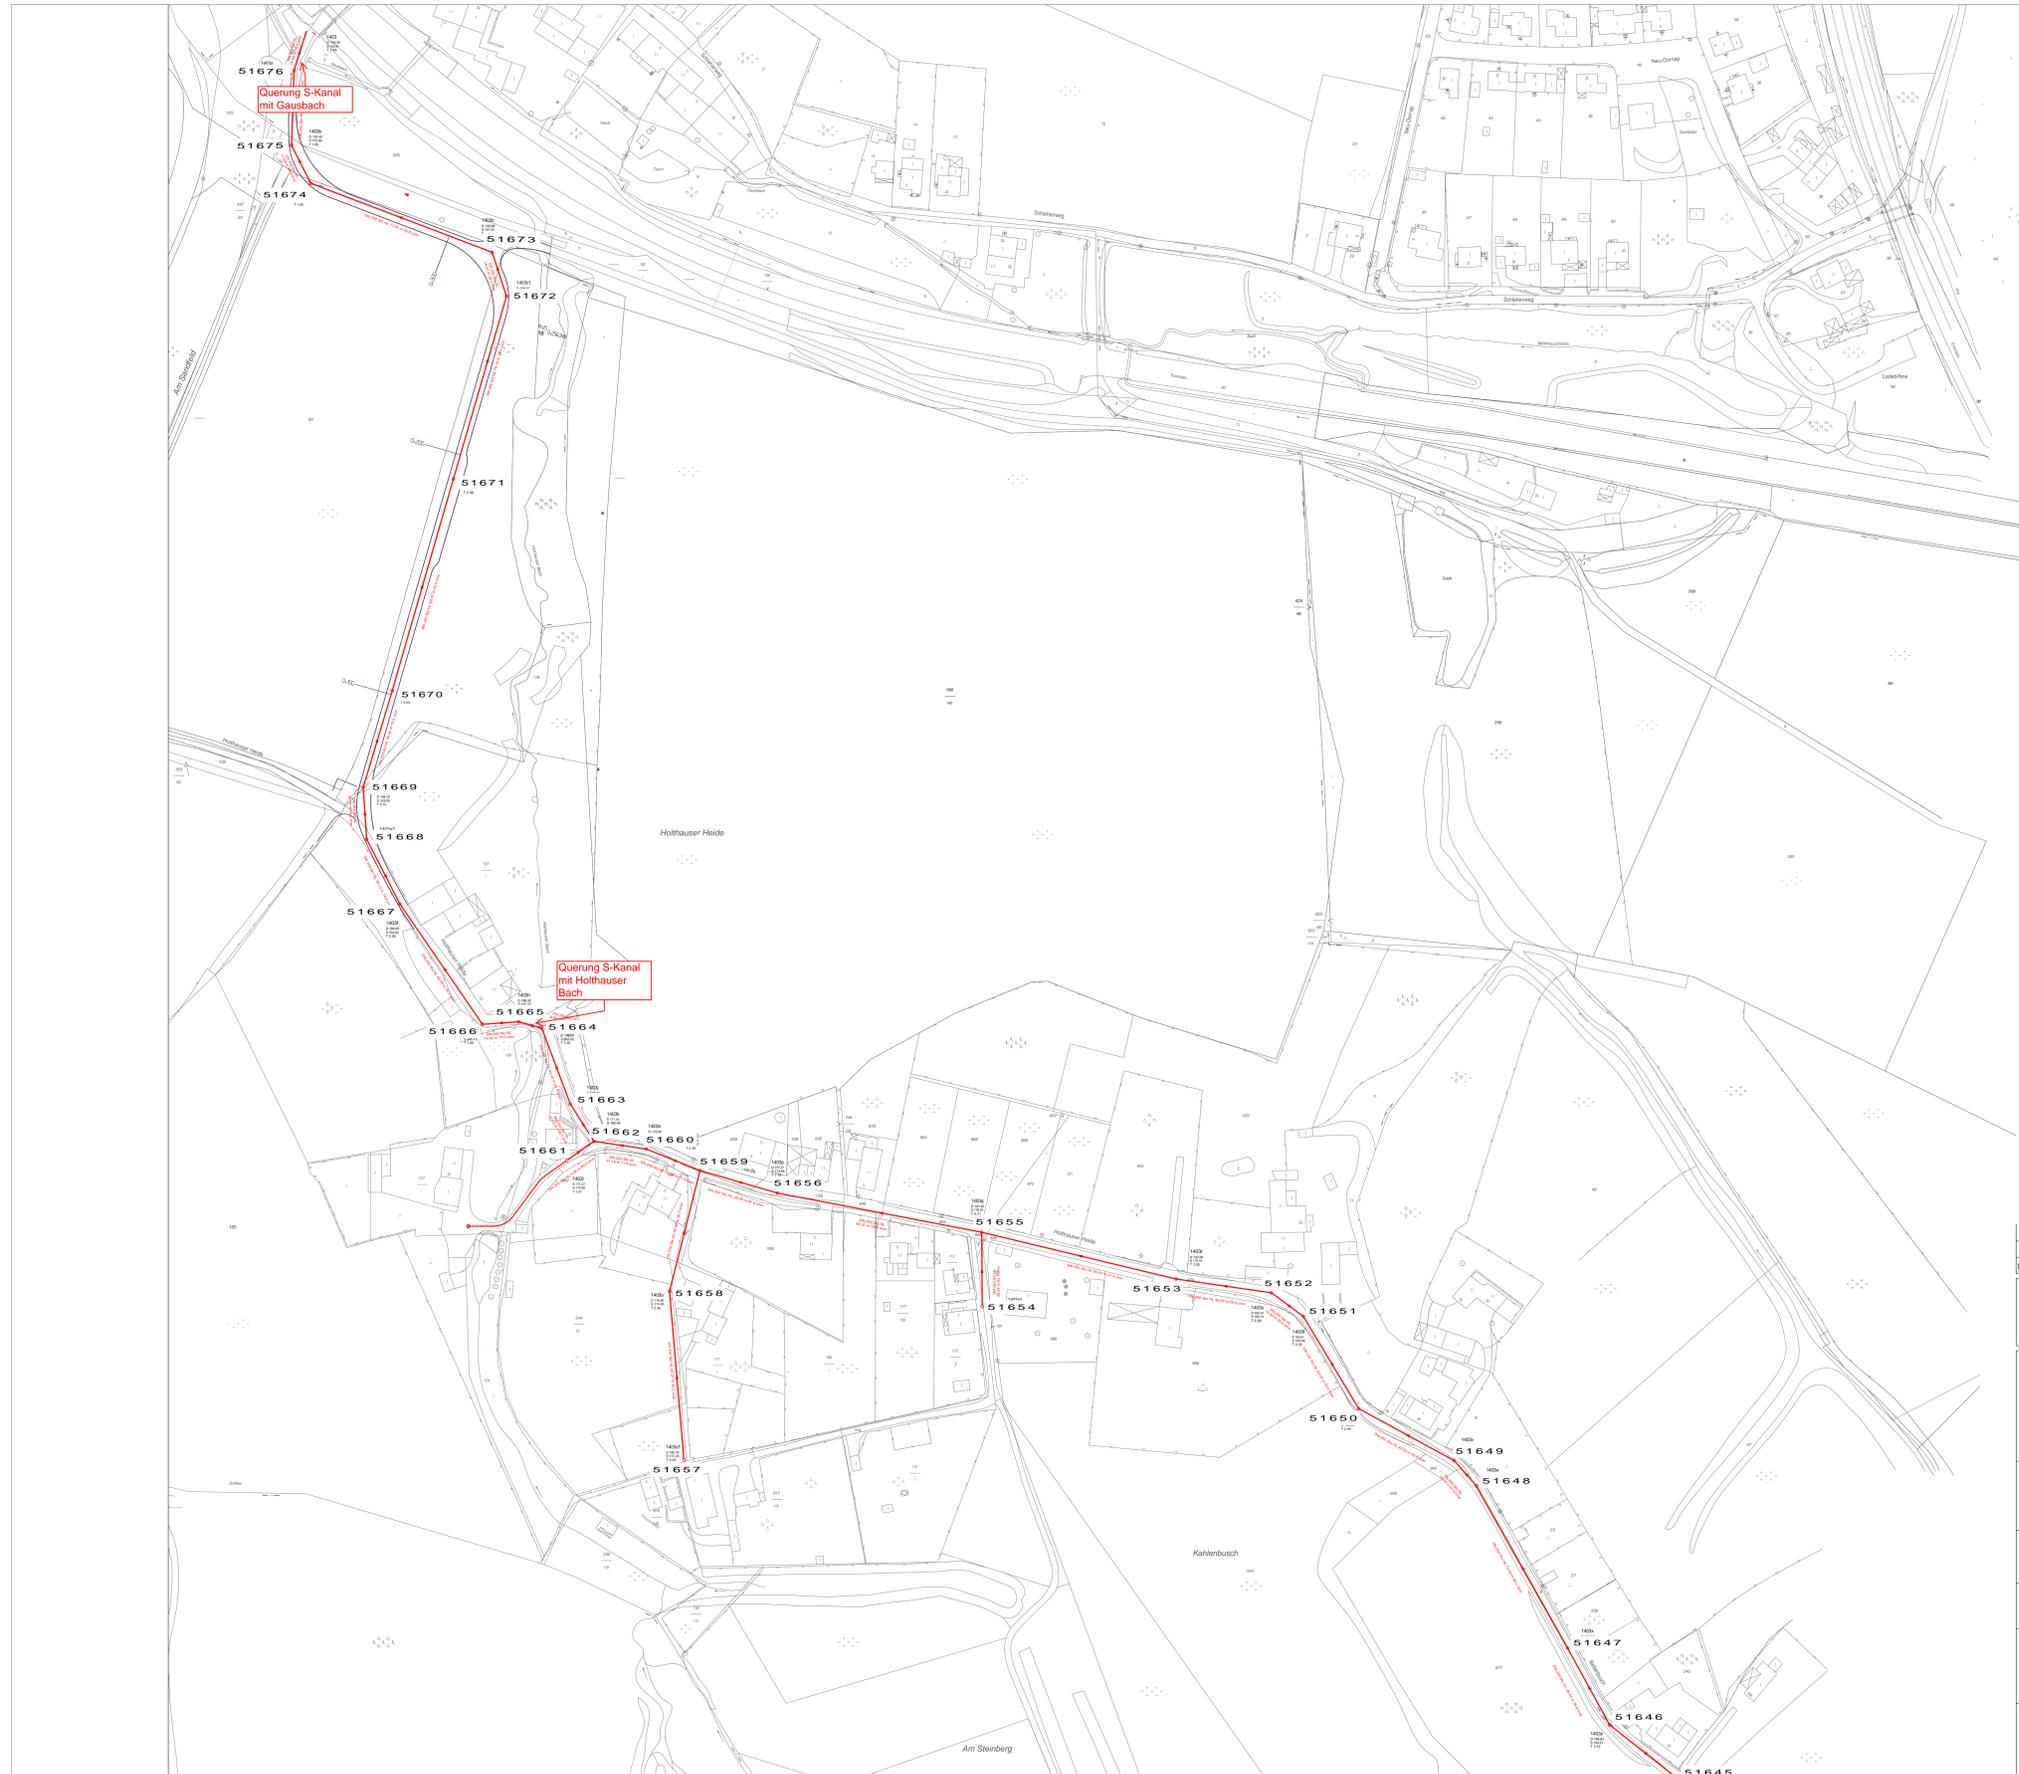

Index	Änderung	Datum	gez.	gpr.	genehmigt
					
HS-Hydratechnik und Straßenbau Ingenieurges.mBH <small>Schwänenstr. 114, 42697 Solingen, Telefon 0212/18854, Telefax 0212/15613, E-MAIL: hsi-sg@t-online.de</small>					
		<b>Wuppertaler Stadtwerke AG</b> Abt. 12/11 Planung und Projektierung Infrastruktur Abwasser Bromberger Straße 39-41, 42281 Wuppertal Tel.-Nr. 0202/569-0			
Maßnahme:		Schmutzwasserkanal Holthäuser Heide			
Darstellung:		Ausführungsplanung			
Planart:		Übersichtslageplan			
Projektverantwortliche(r):		Maßstab:		1:2500	
(Datum)	(Unterschrift)	Projekt-Nr.:			
zur Bauausführung freigegeben:		Straßenschlüssel:			
(Datum)	(Unterschrift)	Plan-Nr.:		1.1	

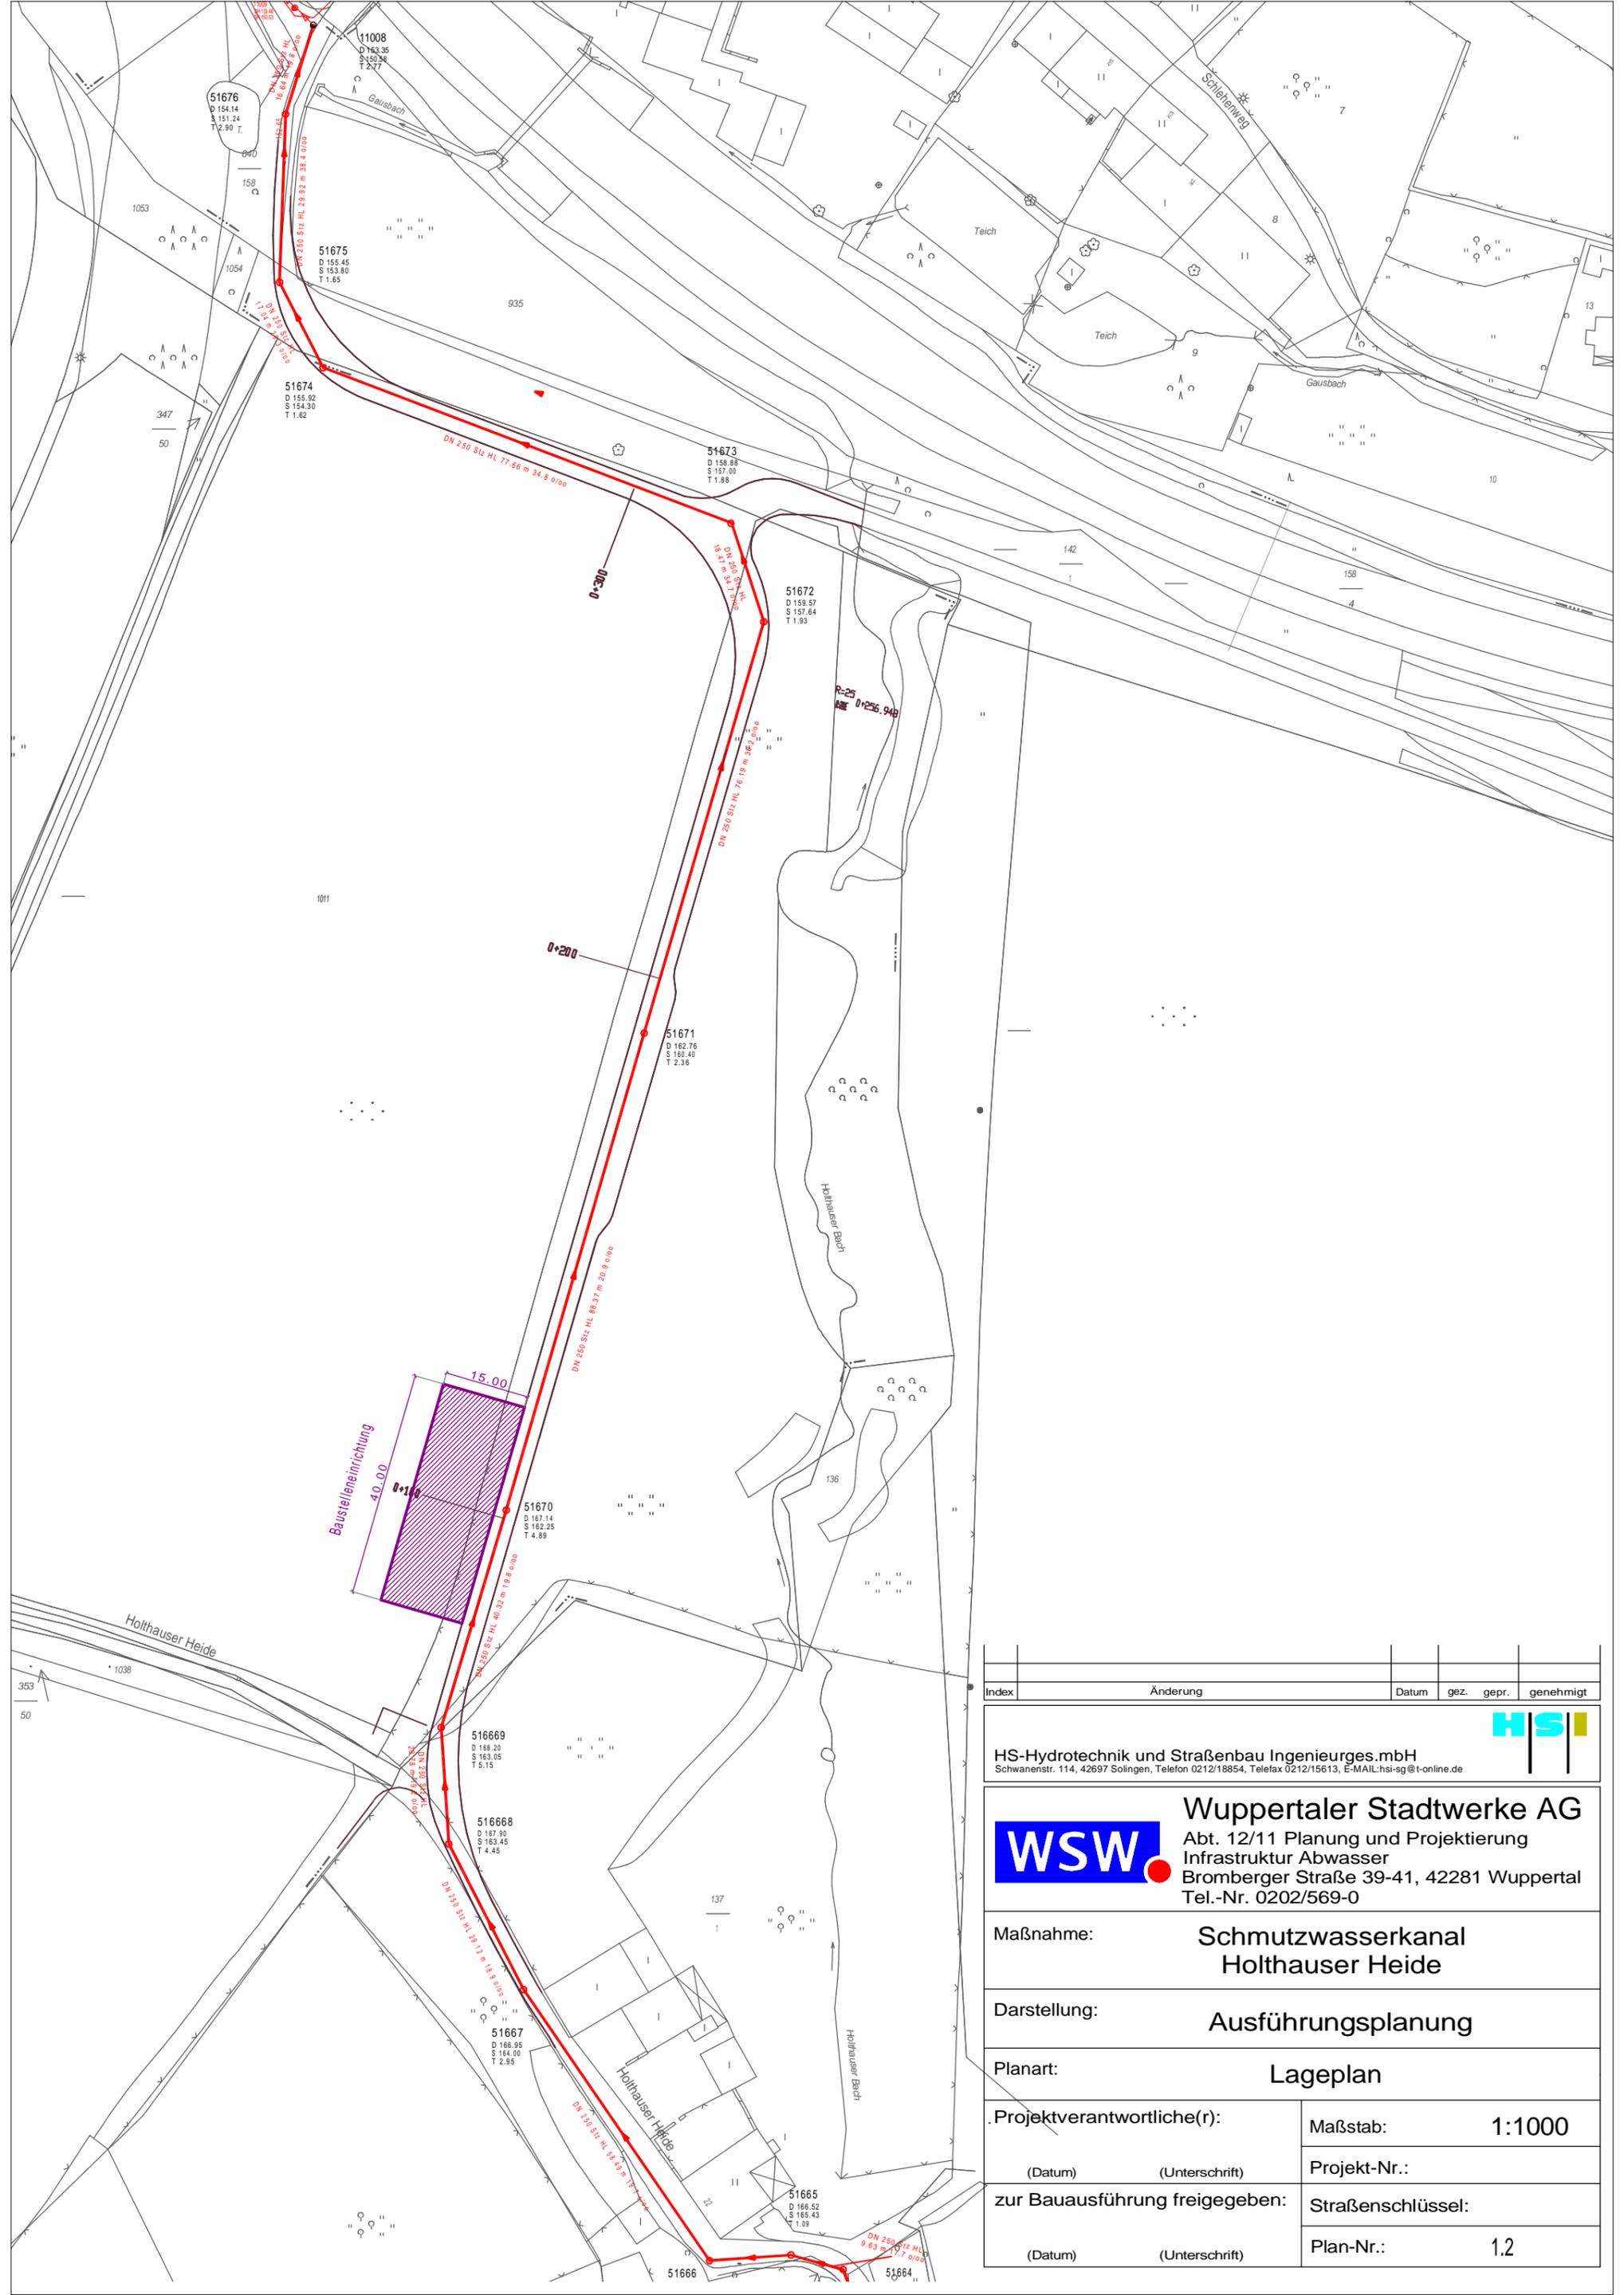

Index	Änderung	Datum	gez.	gepr.	genehmigt



HS-Hydratechnik und Straßenbau Ingenieures.mbH  
 Schwanenstr. 114, 42697 Solingen, Telefon 0212/18854, Telefax 0212/15613, E-MAIL: hsi-sg@t-online.de

**WSW** **Wuppertaler Stadtwerke AG**  
 Abt. 12/11 Planung und Projektierung  
 Infrastruktur Abwasser  
 Bromberger Straße 39-41, 42281 Wuppertal  
 Tel.-Nr. 0202/569-0

Maßnahme: **Schmutzwasserkanal  
 Holthäuser Heide**

Darstellung: **Ausführungsplanung**

Planart: **Lageplan**

Projektverantwortliche(r): **Maßstab: 1:1000**

(Datum) (Unterschrift) **Projekt-Nr.:**

zur Bauausführung freigegeben: **Straßenschlüssel:**

(Datum) (Unterschrift) **Plan-Nr.: 1.2**